

red urb

proj kabel YAKX84x35- 30/36m

istn. złącze Z5201890

proj. szafka P1-Rs/LZV/F
Z5202223

proj DVK110-6m

opis i Kartograficzne Jarosław Koszciel
Zagoda 27a 78-500 Drużoska Pola

Mapa do celów projektowych
skala 1:500
niezawisłość - Sieć
opis złączeń


320006.5 Złączenie buszaru w skali
identyfikator i rozmiar obrotu eidencyjnego
320001.50005, Sieć
do 10kV

skłch 2000 strona 5; układ odskrajaniowy 86
606600200200

le granic obszaru, który był przedmiotem

11.03.2021
drażniński
w Koszciel
17

e1 5942939,27,55566307,48
e2 5942939,98,55566307,32
e3 5942947,74,55566334,63
e4 5942947,18,55566335,13

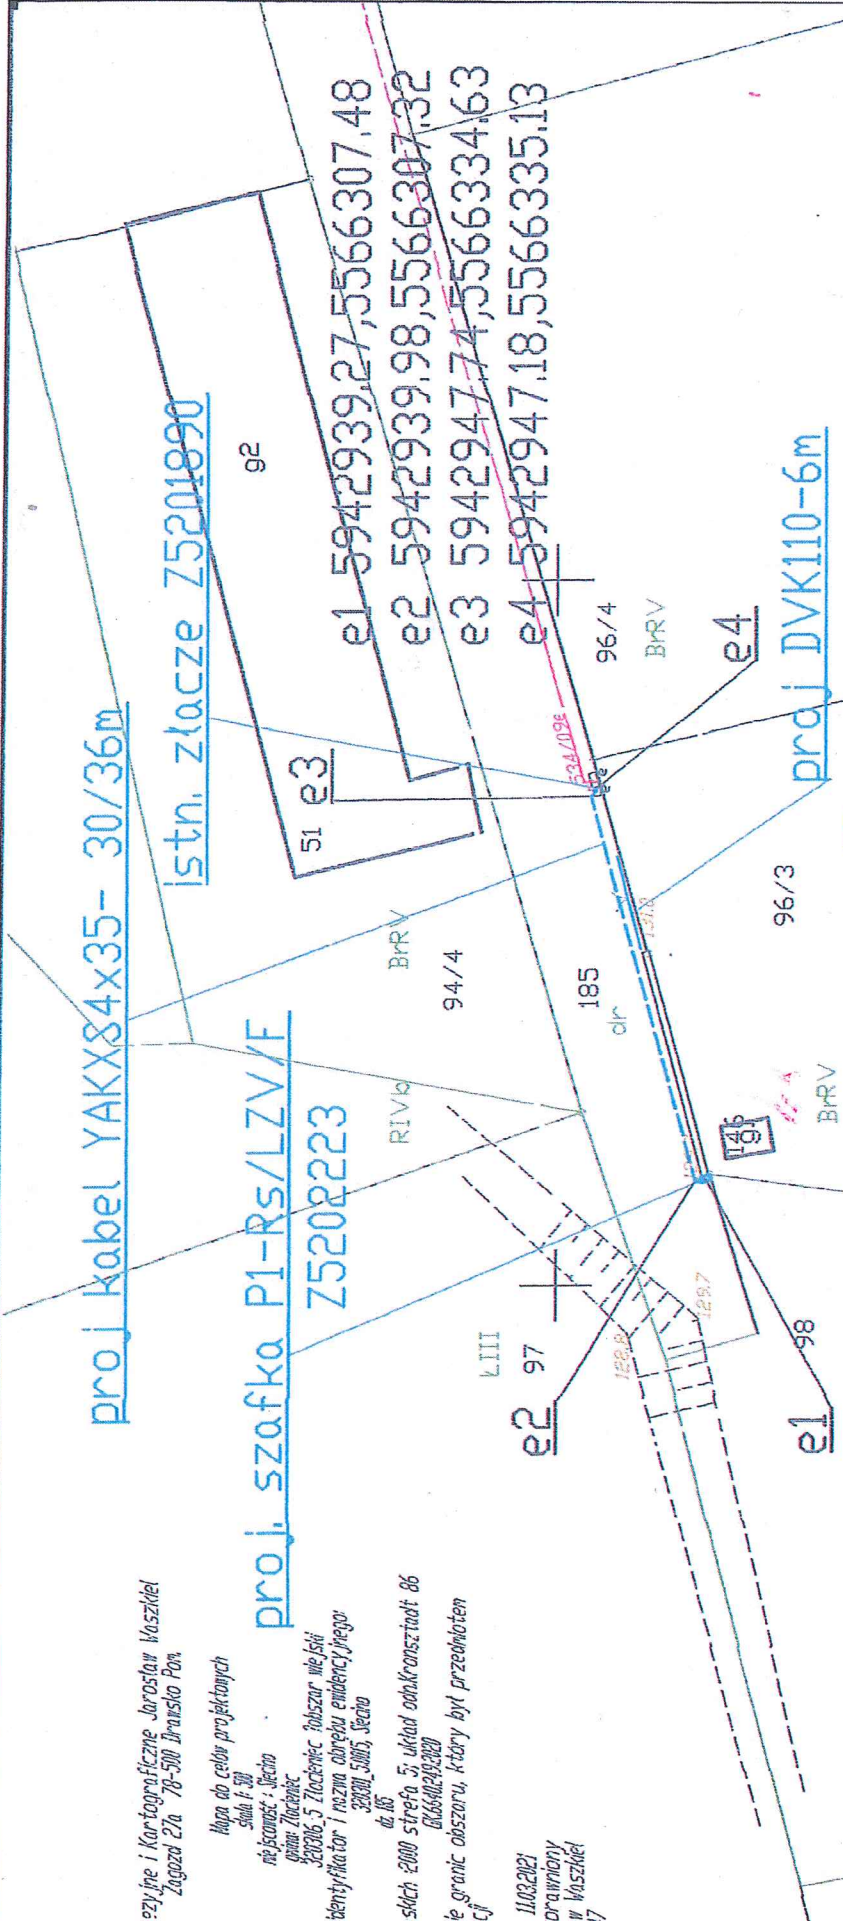

Opracował:	Piotr Prostałak	Data:	03.2021	ORSEL Piotr Prostałak ul. Fiolkowa 59/1 70-781 Szczecin
Projektował:	mgr inż. Jerzy Prostałak	ZAP/0117/PO0504		
Sprawdził:				
Investor	ENERGA- OPERATOR SA			
Tytuł projektu:		Przymocze kablowe 0,4kV w celu zasilania dz. nr 98, obr. Siecino		
Tytuł rysunku:		Projekt zagospodarowania terenu		
Mapa do celów projektowych zgodna z oryginałem			Nr kolejny: ONB/52/2003937 P/20/0699860	Rysunek: E-01

