


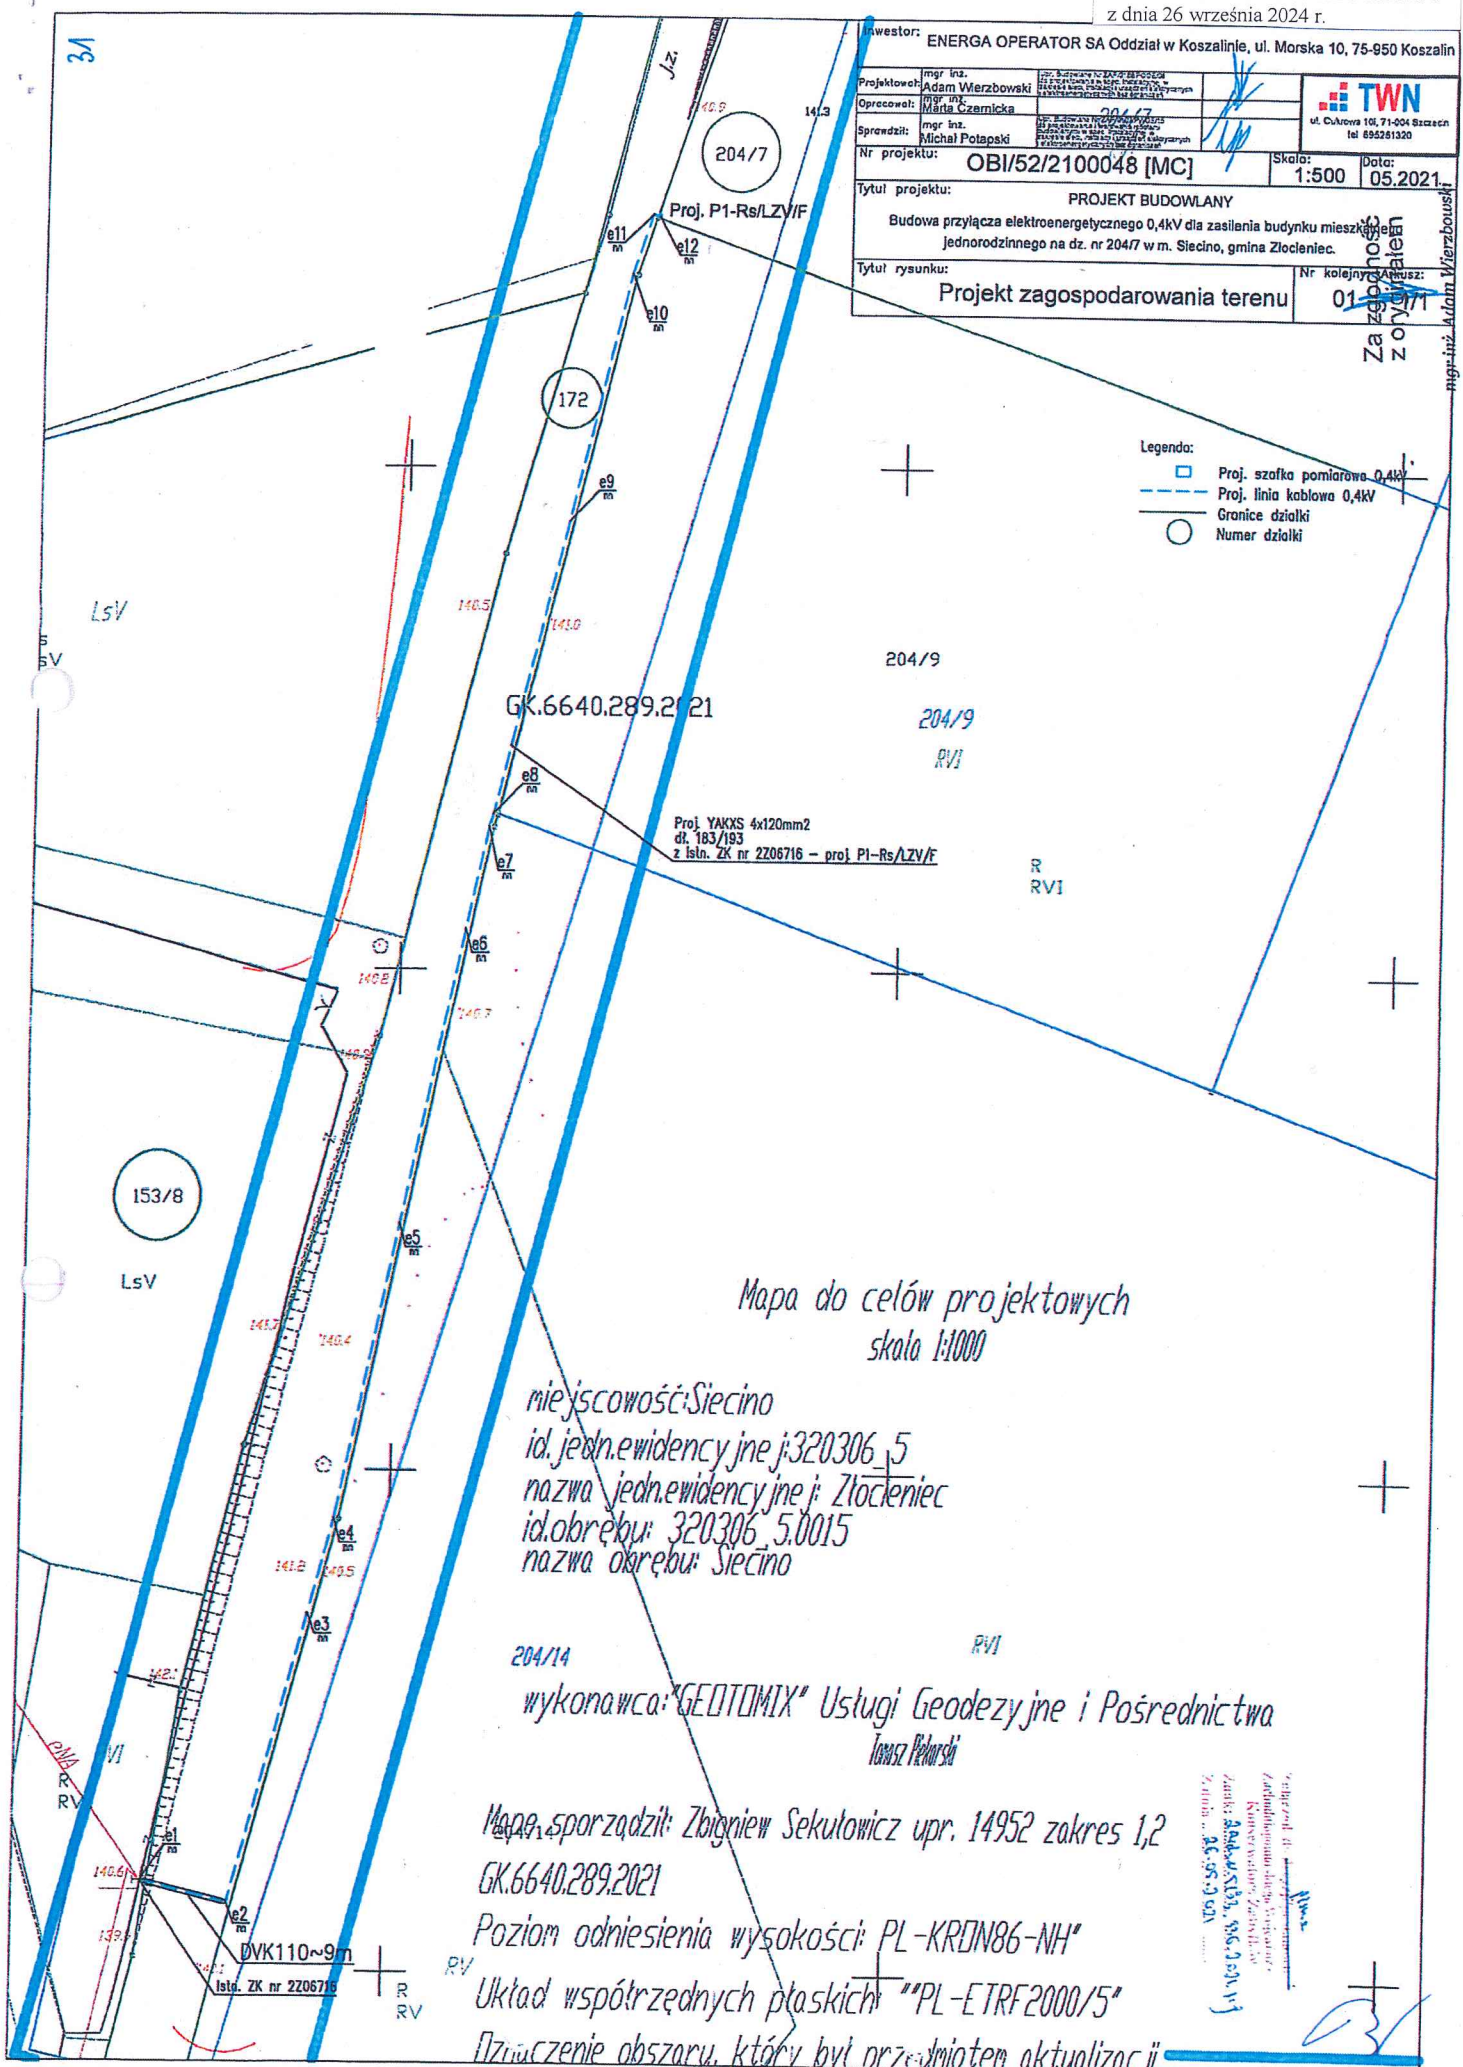


inwestor: ENERGA OPERATOR SA Oddział w Koszalinie, ul. Morska 10, 75-950 Koszalin

Projektant: mgr inż. Adam Wierzbowski	ul. Ciepła 12, 75-100 Koszalin tel. 71 73 11 111 www.energa.pl	 ul. Ciepła 101, 71-004 Szczecin tel. 69 528 1320	
Opracował: mgr inż. Michał Czarnicka	ul. Ciepła 12, 75-100 Koszalin tel. 71 73 11 111 www.energa.pl		
Sprawdził: mgr inż. Michał Polapski	ul. Ciepła 12, 75-100 Koszalin tel. 71 73 11 111 www.energa.pl		
Nr projektu:	OBI/52/2100048 [MC]	Skala: 1:500	Data: 05.2021
Tytuł projektu: PROJEKT BUDOWLANY Budowa przyłącza elektroenergetycznego 0,4kV dla zasilania budynku mieszkalnego jednorodzinnego na dz. nr 204/7 w m. Siecino, gmina Złocieniec.			
Tytuł rysunku: Projekt zagospodarowania terenu			Nr kolejny rysunku: 01

Założono w zonedze terenowej

Legenda:
 Proj. szafka pomiarowa 0,4kV
 Proj. linia kablowa 0,4kV
 Granice działki
 Numer działki



Mapa do celów projektowych
skala 1:1000

miejsowość: Siecino
 id. jedn. ewidencyjnej: 320306_5
 nazwa jedn. ewidencyjnej: Złocieniec
 id. obrębu: 320306_5.0015
 nazwa obrębu: Siecino

wykonawca: "GEOTOMIX" Usługi Geodezyjne i Pośrednictwa
Tomasz Pielorski

Mapa sporządził: Zbigniew Sekutowicz upr. 14952 zakres 1,2
 GK.6640.289.2021

Poziom odniesienia wysokości: PL-KRDN86-NH
 Układ współrzędnych płaskich "PL-ETRF2000/5"

Przeznaczenie obszaru, który był przedmiotem aktualizacji

Wykonano w ramach zadania nr 10 z budżetu gminy Złocieniec na realizację projektu "Modernizacja i rozbudowa sieci elektroenergetycznej 0,4 kV w miejscowości Siecino".
 Załącznik nr 1 do uchwały nr 10/2024 Rady Miejskiej w Złocieniu z dnia 26 września 2024 r.

[Handwritten signature]