


LEGENDA:

- RS - Proj. rozdzielnica szafowe KRSN-P2/2F-NH2/R-NH00/F
- RS - Rezyserwacja uzimienia rozdzielnic: R:5300
- WP nr P/23/072111 z dnia 03-11-2023r.
- K - Proj. YAKXs4x120mm²; L_{określ}=515m/534m.
- R₉ - Proj. rura ochronna DVR110; L_{określ}=6,0m.
- R₁₀ - Proj. rura ochronna DVR110; L_{określ}=5,0m.
- R₁₁ - Proj. rura ochronna DVK110; L_{określ}=7,0m.
- R₁₂ - Proj. rura ochronna DVK110; L_{określ}=5,0m.

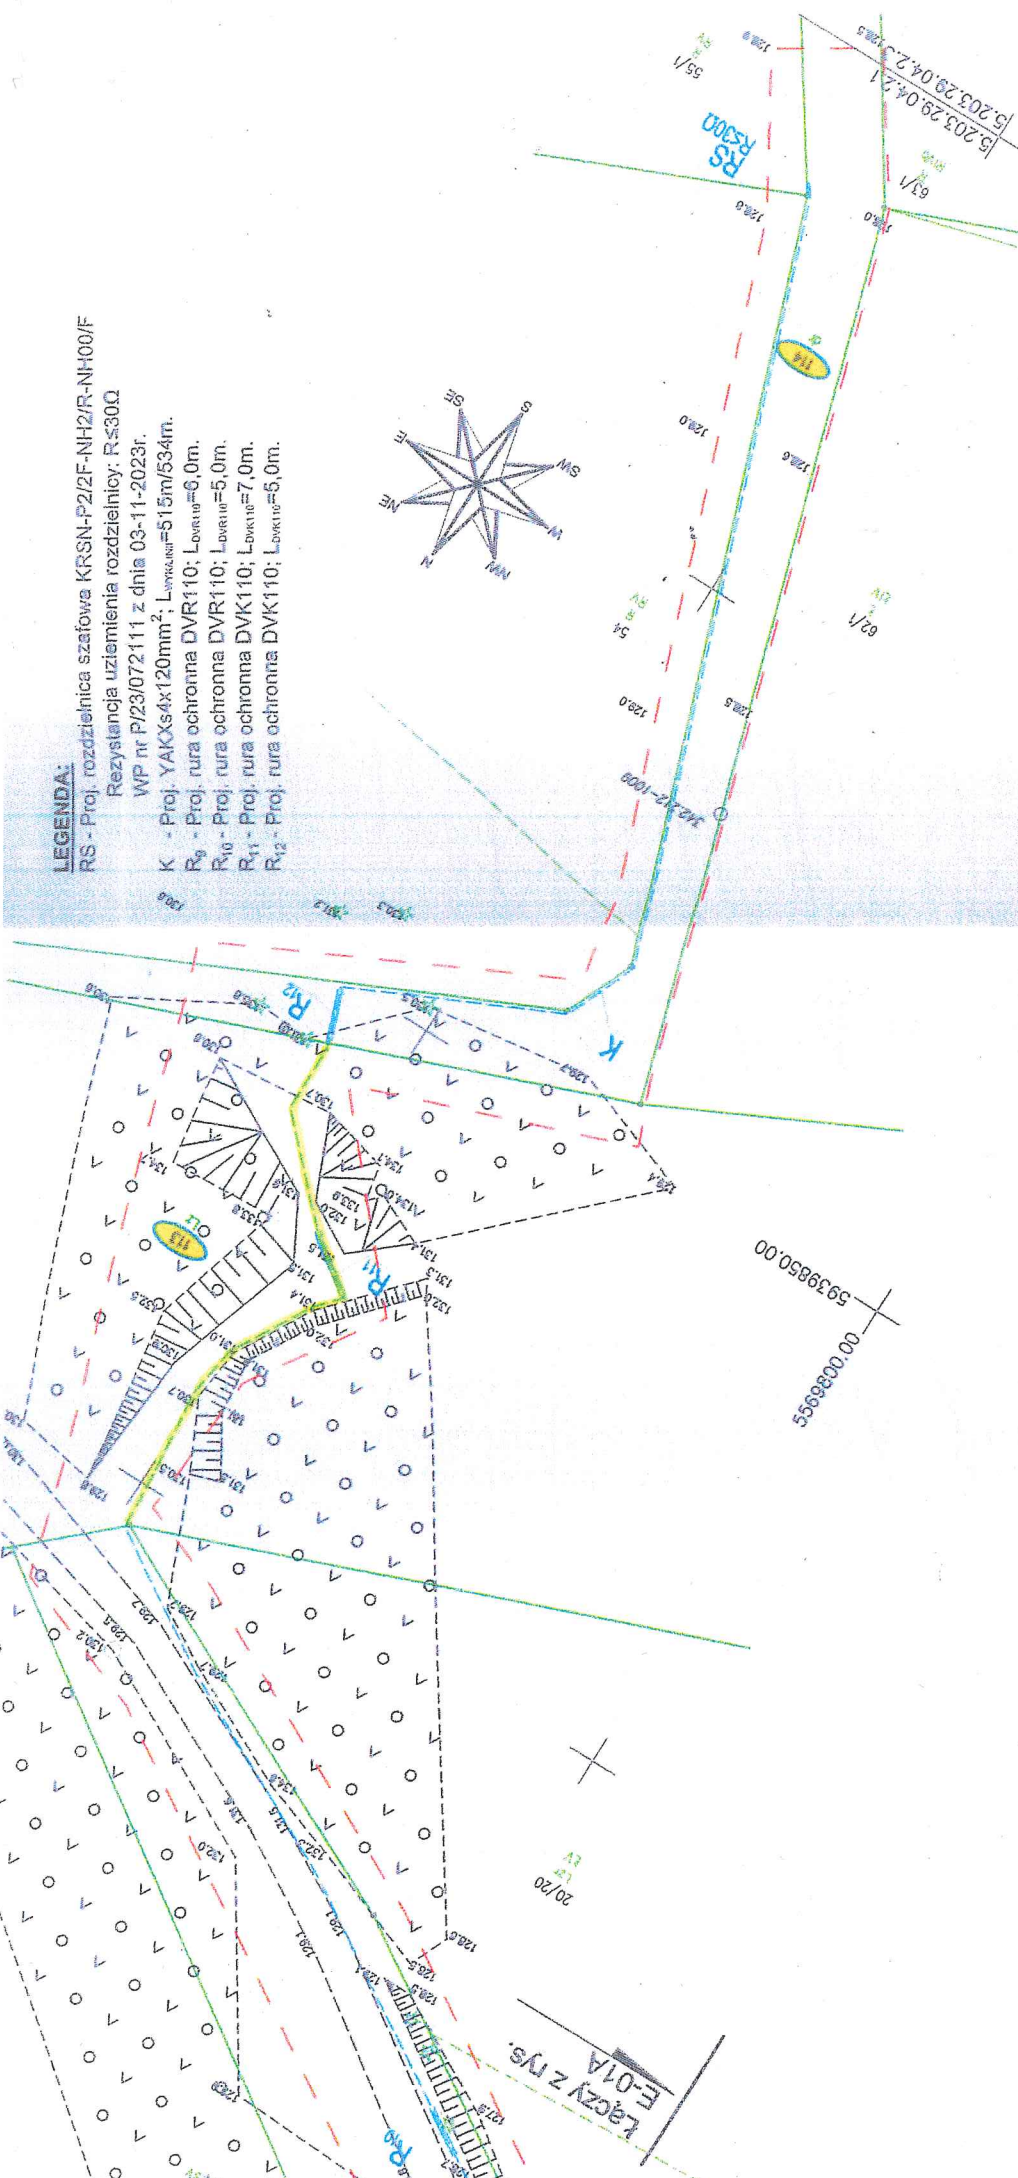

Łączy z rys. E-01A

Inwestor: ENERGA-OPERATOR SA Oddział w Koszalinie		Data:	
Biuro projektowe: 3PROJEKTY Norbert Kundera ul. Królewicka 21; 78-500 Drawsko Pom.		Data: kwiecień 2024r.	
Projekt zagospodarowania terenu w części rybnikowej został sporządzony na kopii mapy do celów projektowych zgodnej z oryginałem. Protokoł weryfikacji nr GK.6640.108.2024_15080 z dnia 15-03-2024r.			
Projektant: inż. Norbert Kundera		Podpis:	
Opis: Uprawnienie budowy do projektowania bez ograniczeń w specjalności inżynierskiej elektrycznych i elektroenergetycznych ZAP/0088/PO012/06		Podpis:	
PROJEKT ZAGOSPODAROWANIA TERENU			
Budowa przyłącza elektroenergetycznego nr do przyłączenia przyczepy campingowej w m. Cieszyńo dz. nr 55/1 gm. Złocieniec.			
Nr umowy: ZN/17/5252MZ/2024/ 2303731/1		Nr zadania inwestycyjnego: OBI/52/2303731	
Teren inwestycji, dz. nr: 20/14; 20/13; 112; 113; 114		Skala: 1:500	